

 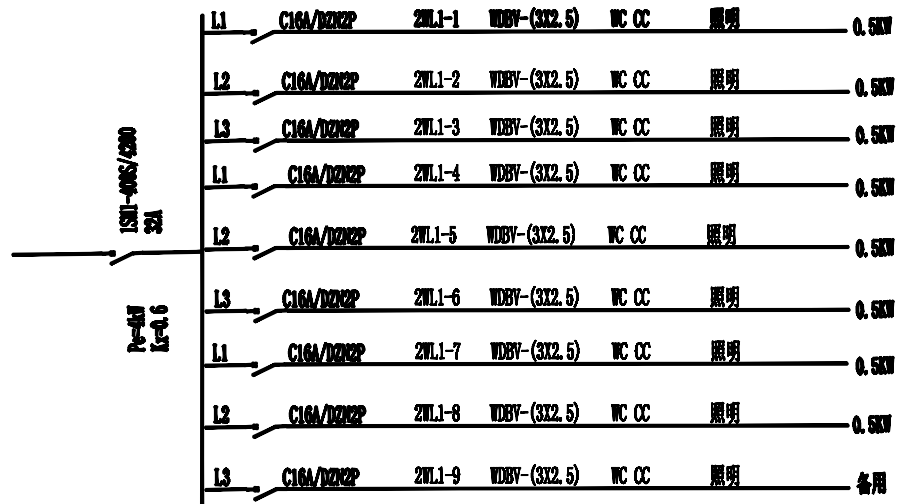
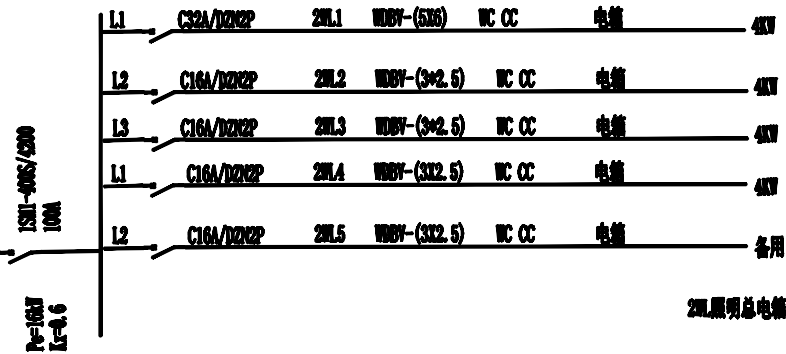



(2W-125+1+16-CT/SC)




二模W1.1照明电箱

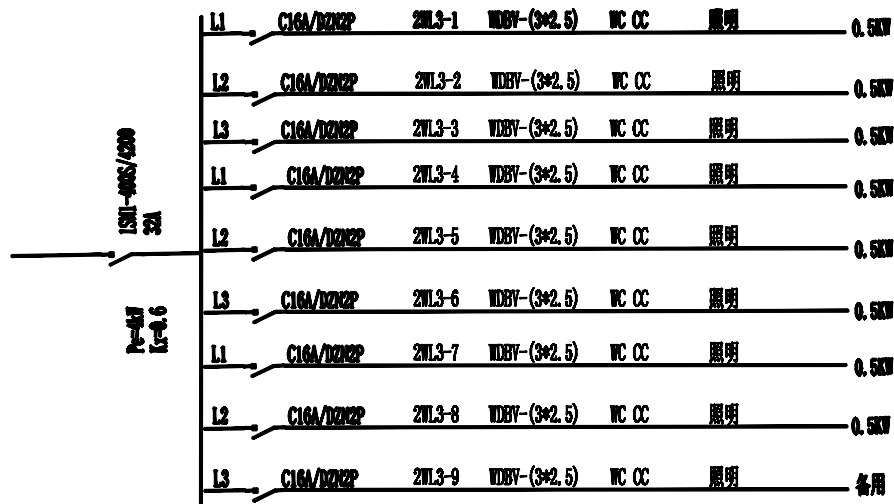

二模W1.3照明电箱

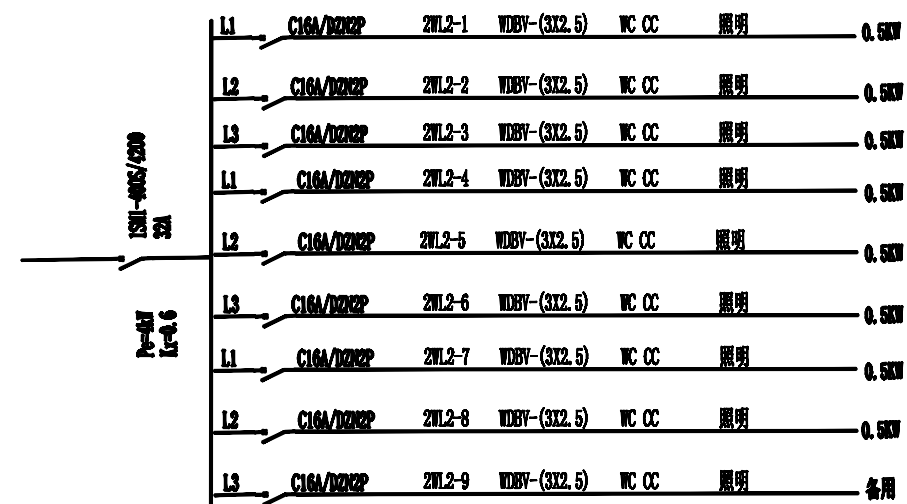

二模W1.2照明电箱

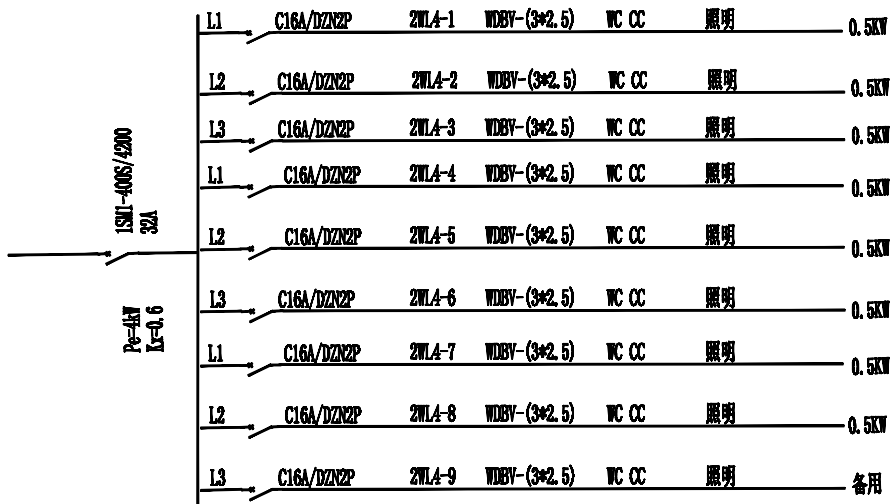

二模W1.4照明电箱

食堂二层照明配电系统图 1: 30

所有量度图线, 应以图示尺寸为准, 承造人必须按图所示尺寸和说明, 实施有任何误差, 应立时通知设计。

会签:

总负责:

设计:

工程项目:

图档号: 02

审定:

绘图:

图纸名称:

图号: P-02

项目负责:

专业负责:

审核:

比例: 1:200

日期: 2017. 6